



PRZEKRÓJ D-D

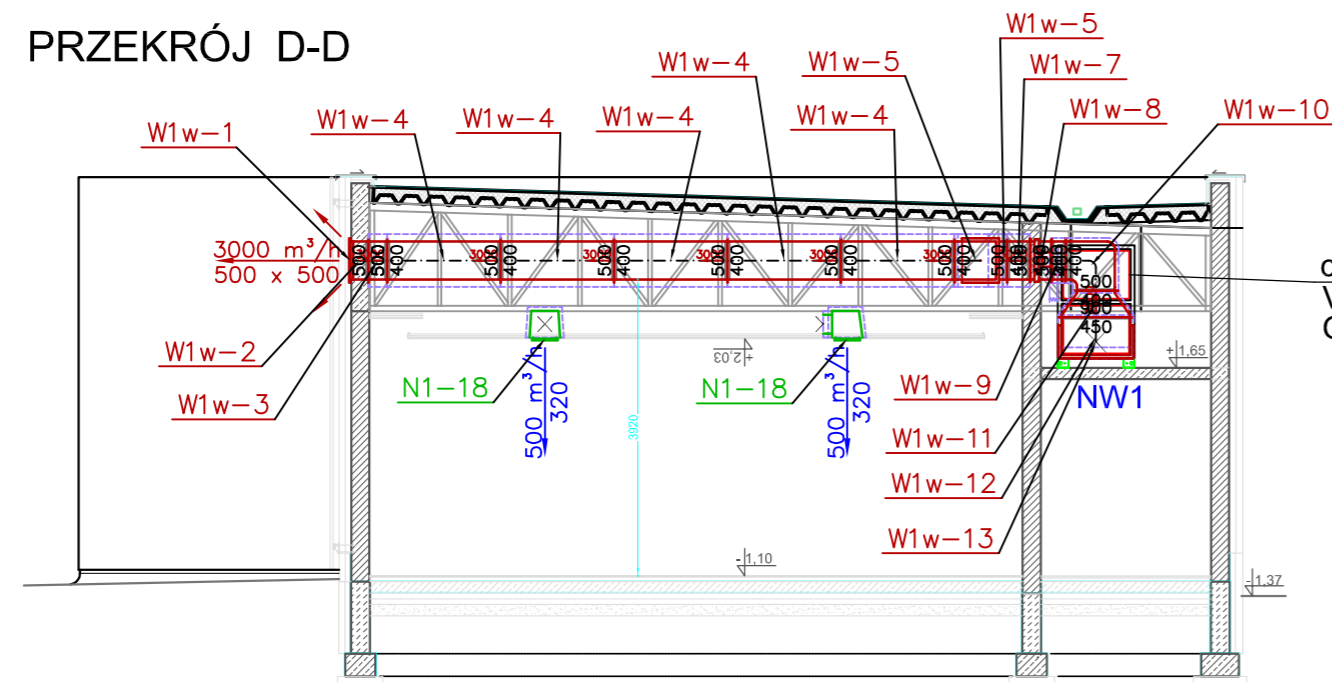


centrala nawiewno-wyiewna
 $V_n=V_w=3000\text{m}^3/\text{h}$, $Q_n=18,5\text{kW}$
 $Q_{ch}=28,6\text{kW}$, $p=300\text{Pa}$, $N=2 \times 1,5\text{kW}$

PRZEKRÓJ B-B

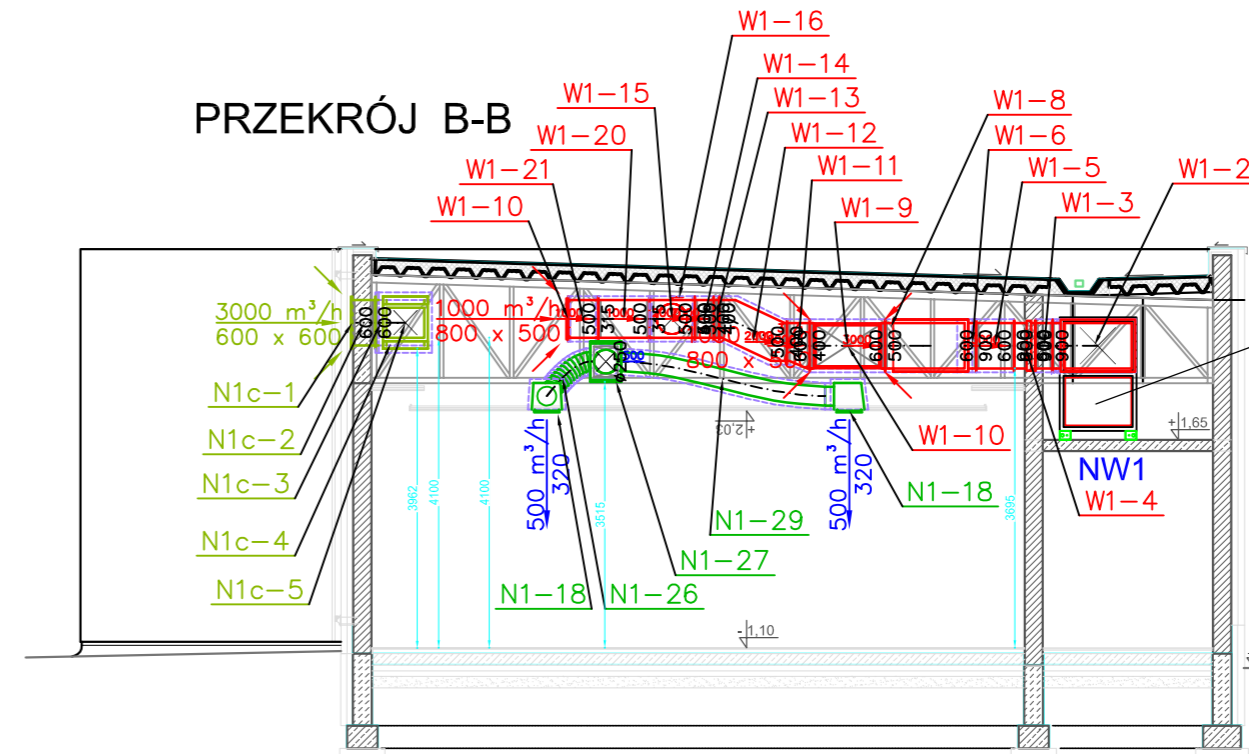


centrala nawiewno-wyiewna
 $V_n=V_w=3000\text{m}^3/\text{h}$, $Q_n=18,5\text{kW}$
 $Q_{ch}=28,6\text{kW}$, $p=300\text{Pa}$, $N=2 \times 1,5\text{kW}$

PRZEKRÓJ C-C

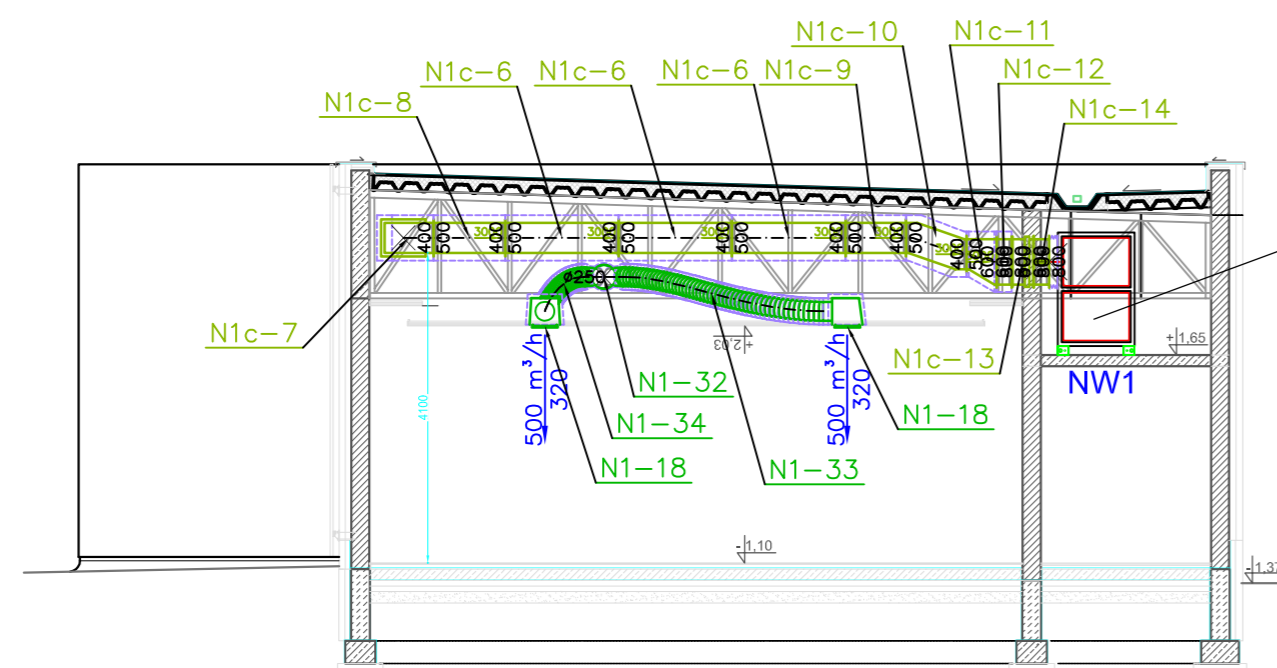

centrala nawiewno-wyiewna
 $V_n=V_w=3000\text{m}^3/\text{h}$, $Q_n=18,5\text{kW}$
 $Q_{ch}=28,6\text{kW}$, $p=300\text{Pa}$, $N=2 \times 1,5\text{kW}$

PRZEKRÓJ A-A

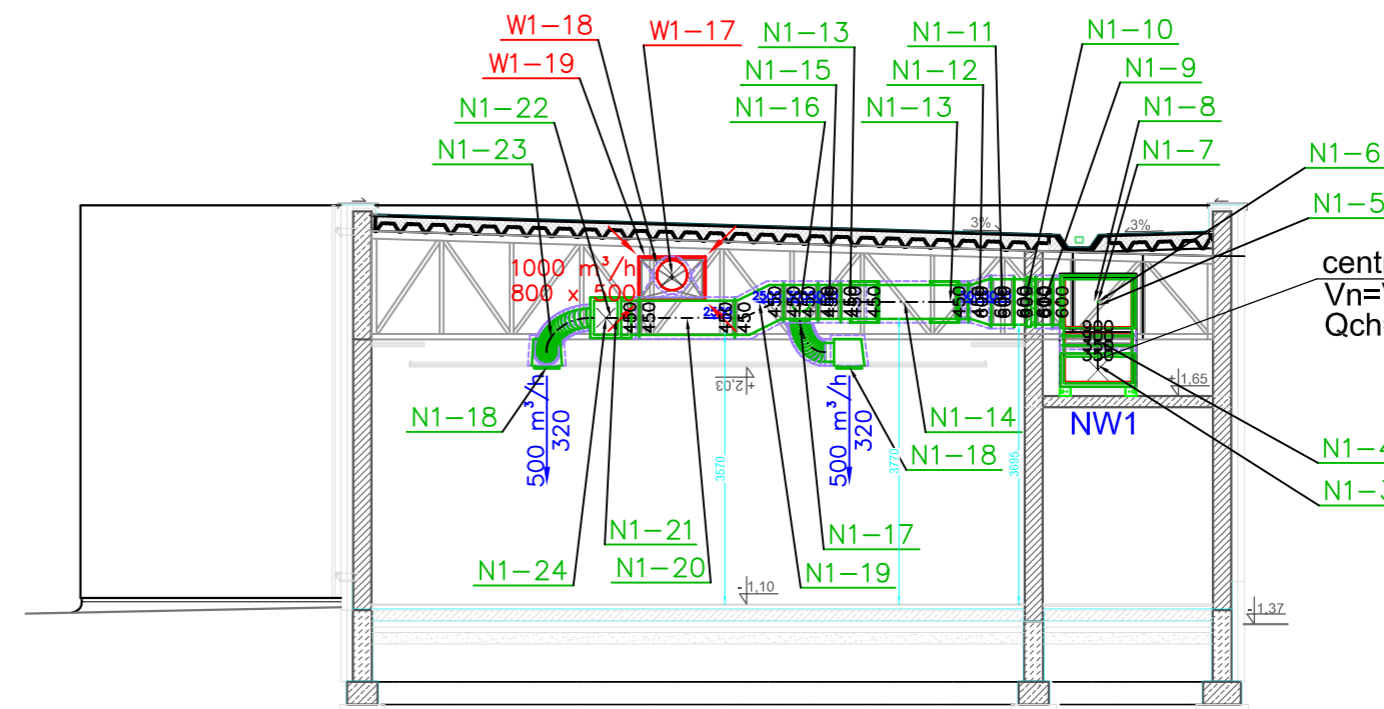

centrala nawiewno-wyiewna
 $V_n=V_w=3000\text{m}^3/\text{h}$, $Q_n=18,5\text{kW}$
 $Q_{ch}=28,6\text{kW}$, $p=300\text{Pa}$, $N=2 \times 1,5\text{kW}$

WENTYLACJA - PRZEKROJE

<h1>ARCHITOP</h1>	Projektował:	mgr inż. Grażyna Jurowicz upr.bud. nr 81/90/OP	Objekt:	CENTRALNE MUZEUM JENCÓW WOJENNYCH W LAMBINOWICACH LAMBINOWICE 46-316, UL.MUZEALNA 4	BR.SANITARNA Data: 11/2016
	Sprawdził:	mgr inż. Bożena Żurek upr.bud. nr 178/85/OP	Investor:	CENTRALNE MUZEUM JENCÓW WOJENNYCH OPOLE 45-417, UL.MINORYTÓW 3	<h1>S17</h1>
BIURO PROJEKTÓW ARCH. A.ZATWARNICKI 46-022 KEPA K/OPOLA UL.SPACEROWA 20 TEL. 774414015 WWW.ARCHITOP.COM.PL mail: architop@wp.pl		Opracował:	Temat:	PROJEKT ROZBUDOWY CMIJW W LAMBINOWICACH	
			WENTYLACJA - PRZEKROJE PROJEKT CHRONIONY PRAWEM AUTORSKIM		Skala: 1:100