


RZUT PODDASZA




OZNACZENIA

- oprawy BEGHELLI**
- EW2
 - EW3
- oprawy ELIPSA**
- H(9)
 - G(6)
 - F(7)
 - I(8)
- LOGICA ATCT 24SE1P IP65 CNBOP**
- D(14) Profil. X LED nastropowy/zwieszany 5500LM/830 MICRO-PRM L-1500MM-47W
 - E(5) Profil X LED nastropowy/zwieszany 2800LM/830 MICRO-PRM L-1200MM-12W
 - F(7) Profil X LED nastropowy/zwieszany 3900LM/830 MICRO-PRM L-1800MM-33W
 - G(6) Profil. X LED nastropowy/zwieszany 3250LM/830 MICRO-PRM L-1500MM-17W
 - H(9) Profil X LED nastropowy/zwieszany 1300LM/830 MICRO-PRM L-600MM IP44-11W
 - I(8) Kinkei LED IP44 1300LM/830 L-600MM-11W

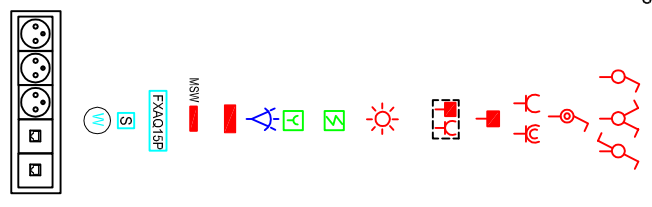

- łączniki p.i. w ramkach modułowych 1-bieg, 2-bieg, schodowy, IP20
- łącznik p.i. 1 bieg, IP44
- gniazdo wykłowe 1 bieg, p.i. IP20-IP44
- gniazdo komputerowe RJ45 kat.6
- PEL-punkt elektryczno-logiczny obejmujący 3 gniazda elektr. 230V/16A+2 gniazda logiczne RJ45 kat.6 modułowe w ramce 5 krotniej
- czujka ruchu oszczędnościowa n.i. IP20 360st. Steinel
- czujka pożarowa istn.
- ręczny ościegacz pożaru-przycisk istn.
- czujka ruchu SSWINI istn.
- tablice rozdzielcze modułowe p.i.
- główna i miejscowa szyna wyrównawcza jednostka wewnętrzna klimatyzacji
- sterownik przewodowy klimatyzacji
- wentylatory złączane osobnymi wyłącznikami
- PEL-punkt elektryczno-logiczny obejmujący 3 gniazda elektr. 230V/16A+2 gniazda logiczne RJ45 kat.6 modułowe w ramce 5 krotniej

BUDYNEK MIESZKALNY

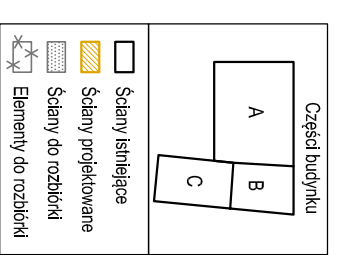

L.p.	NAZWA POMIĘSZCZENIA	POWIERZCHNIA [m ²]
3.01	KOMUNIKACJA, KLATKA SCHODOWA	17,19
3.02	KUCHNIA	8,52
3.03	KSIĘGOWNOŚĆ	26,17
3.04	RADCA PRAWNY	6,04
3.05	WC	3,48
3.06	KOMUNIKACJA – KORYTARZ	3,25
3.07	PRACOWNIA DZIAŁU N-B	28,11
3.08	KIEROWNIK DZIAŁU N-B	19,67
RAZEM:		112,43

układ TN-S samoczynne wyłączenie wyłaczniki różnicowo prądowe połączenie wyrównawcze

Opis: Centralne Muzeum Jenców Wojennych ul. Minorytów 3; 45-017 Opole dz.nr 109/2 k.m.44		Biuro: ELEKTRICZNA
Temat: Plan instalacji elektrycznej PODDASZE		
Projektant: mgr inż. Hubert Waleśka upr.bud.128/82/op.16/84/op	Data: 10.2015	Skala: 1:100
Sprawdzający: mgr inż. Maciej Morzyk upr.bud. 09/L/0596/PODE/10	Nr. opr.: 4	