
 


RZUT PIĘTRA

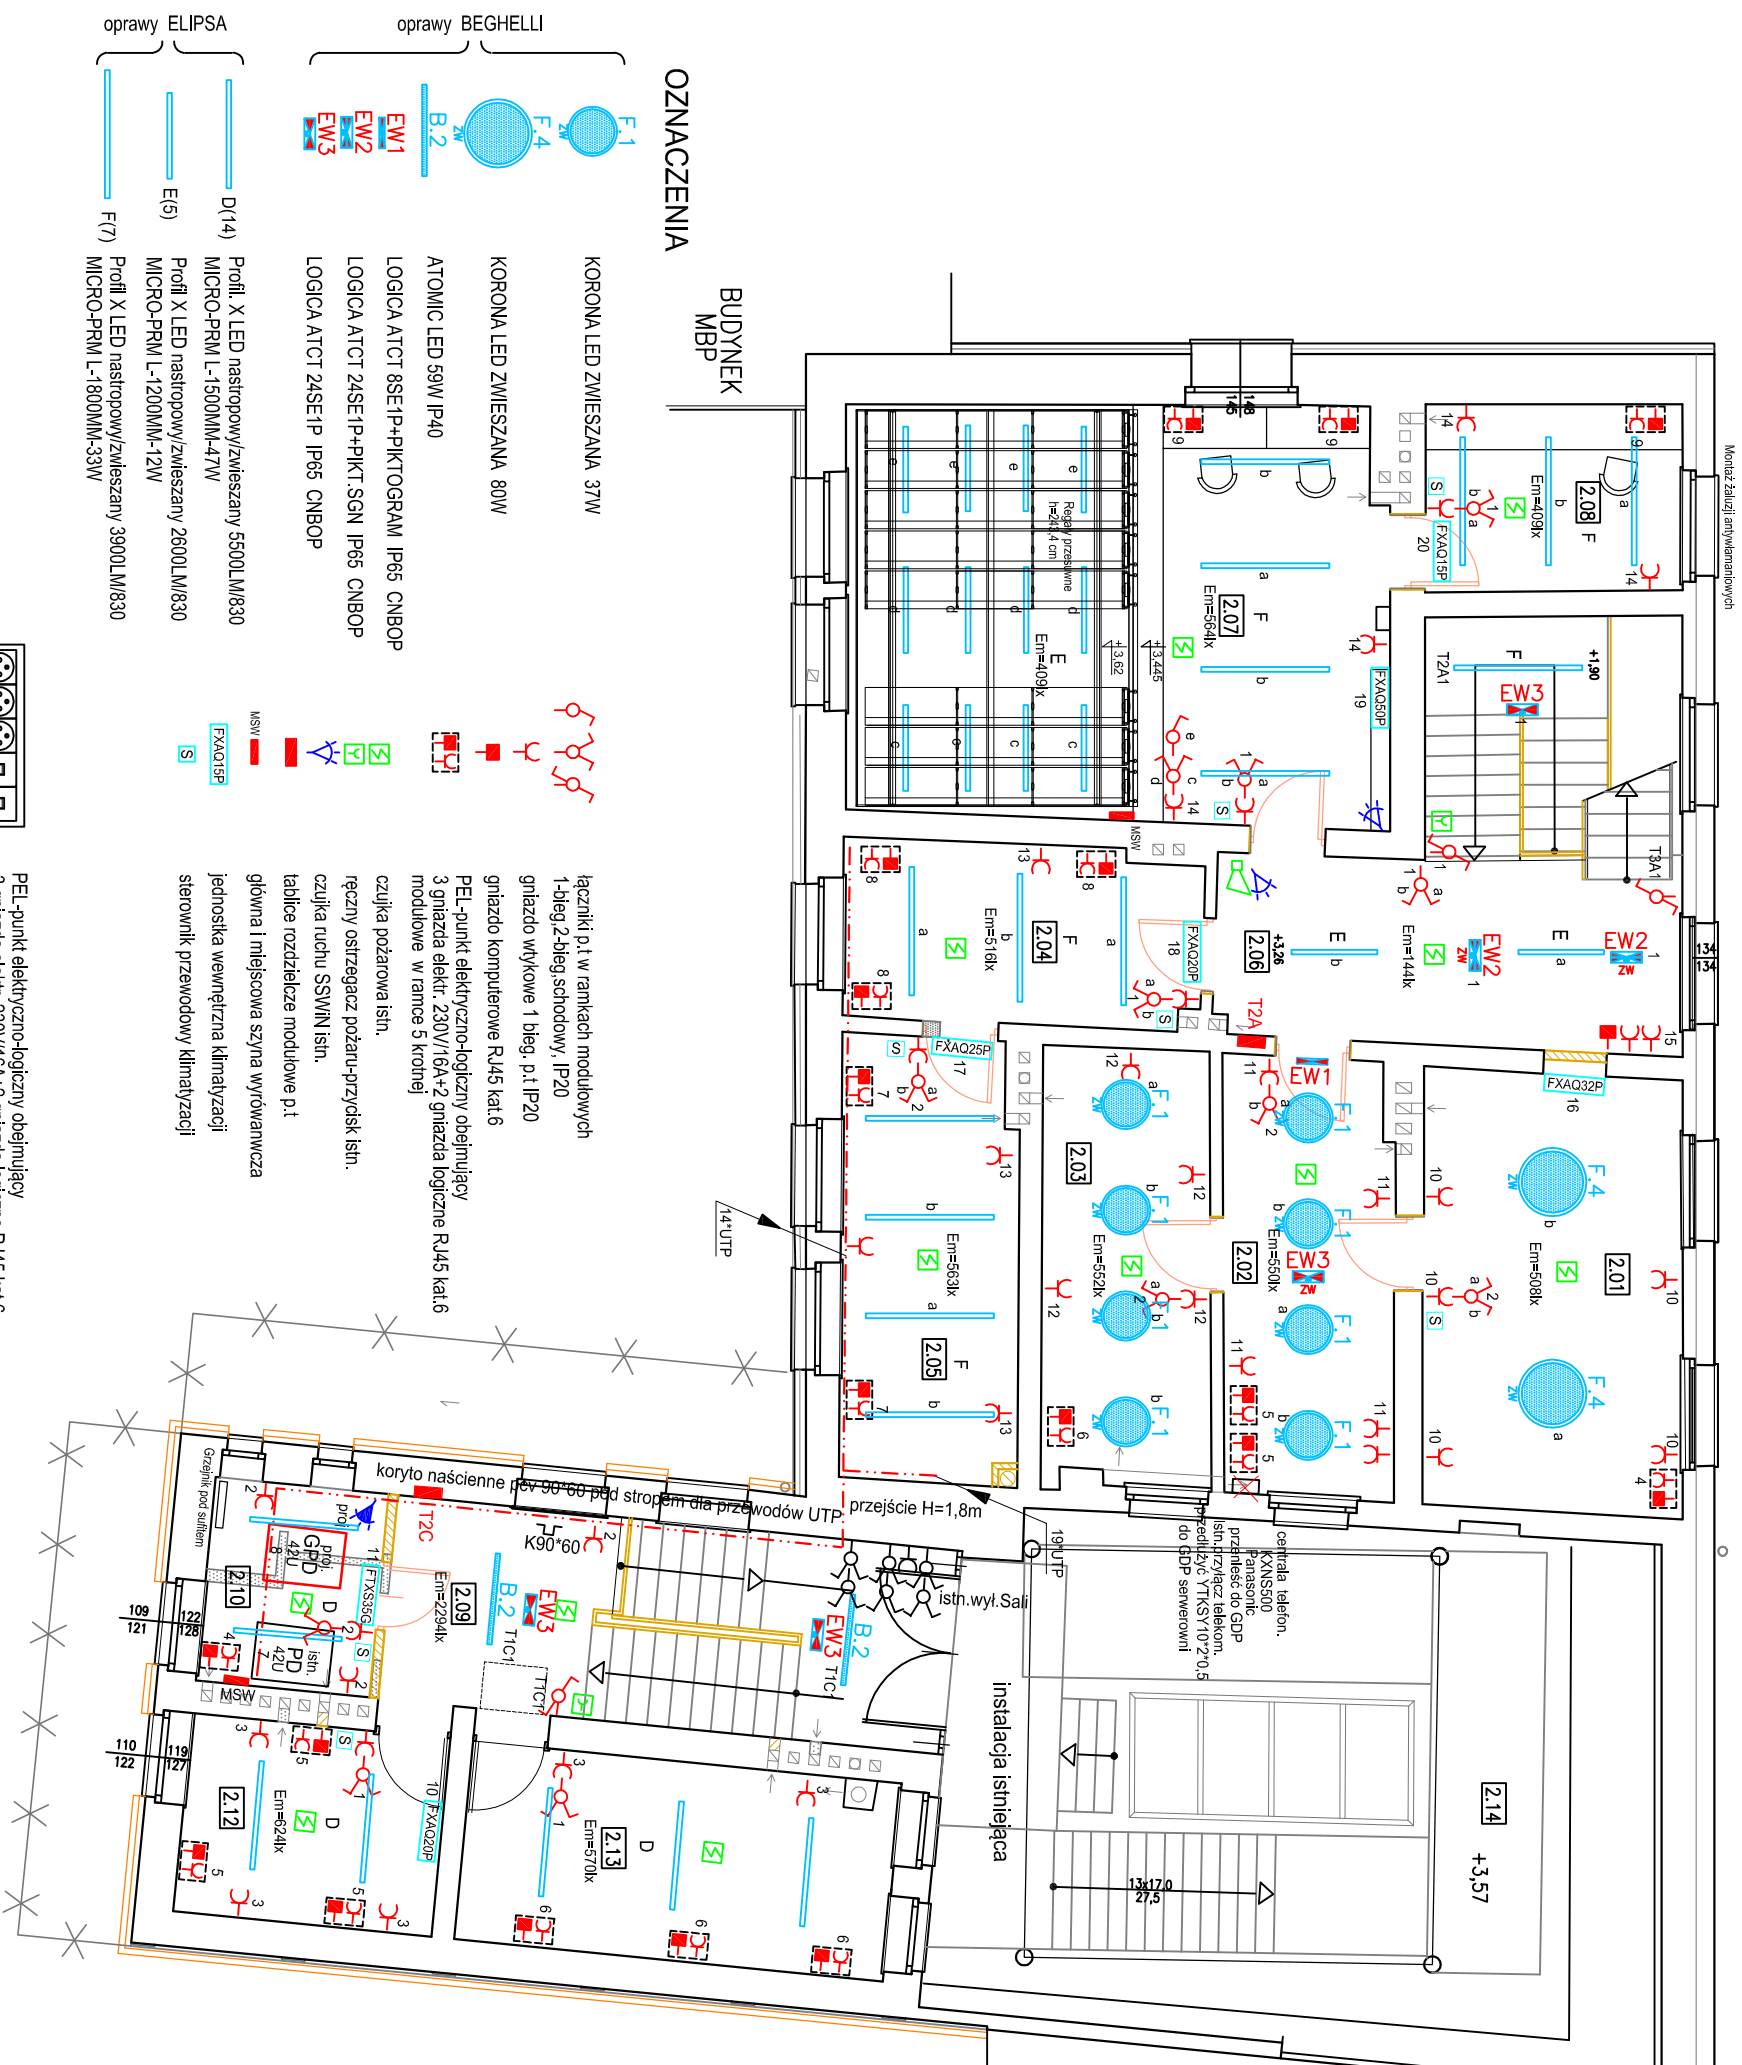


OZNACZENIA

- oprawy BEGHELLI**
- F.1 KORONA LED ZWIESZANA 37W
 - F.2 KORONA LED ZWIESZANA 80W
 - F.3 ATOMIC LED 59W IP40
 - F.4 LOGICA ATCT BSE-IP+PIKTOGRAM IP65 CNBOP
 - F.5 LOGICA ATCT 24SE1P+PIKT.SGN IP65 CNBOP
 - F.6 LOGICA ATCT 24SE1P IP65 CNBOP
 - F.7 LOGICA ATCT 24SE1P IP65 CNBOP
- oprawy ELIPSA**
- D(14) Profil X LED nastropowy/zwieszany 5500LM/830
 - E(5) MICRO-PRM L-1500MM-47W
 - E(6) Profil X LED nastropowy/zwieszany 2600LM/830
 - E(7) MICRO-PRM L-1200MM-12W
 - F(7) Profil X LED nastropowy/zwieszany 3900LM/830
 - MICRO-PRM L-1800MM-33W



łączniki p.t. w ramkach modułowych 1-bieg 2-bieg schodowy, IP20
gniazdo wykłowe 1 bieg, p.t. IP20
gniazdo komputerowe RJ45 kat.6
PEL-punkt elektryczno-logiczny obejmujący 3 gniazda elektr. 230V/16A+2 gniazda logiczne RJ45 kat.6 modułowe w ramce 5-krotnej
czujka pożarowa istn.
ręczny ostrzegacz pożaru-przycisk istn.
czujka ruchu SSMINI istn.
tablice rozdzielcze modułowe p.t
główna i miejscowa szyna wyrównawcza jednostka wewnętrzna klimatyzacji sterownik przewodowy klimatyzacji

PEL-punkt elektryczno-logiczny obejmujący 3 gniazda elektr. 230V/16A+2 gniazda logiczne RJ45 kat.6 modułowe w ramce 5-krotnej

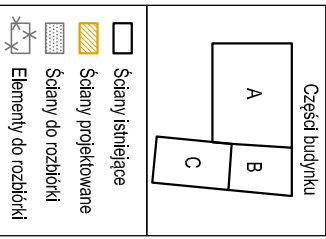

L.p.	NAZWA POMIESZCZENIA	POWIERZCHNIA [m ²]
2.01	DYREKCJA	18,86
2.02	SEKRETARIAT	13,07
2.03	V-CE DYREKTOR	13,37
2.04	PRACOWNIA DZIAŁU DIB	10,55
2.05	PRACOWNIA DZIAŁU DIB	12,38
2.06	KOMUNIKACJA, KLATKA SCHODOWA	21,37
2.07	BIBLIOTEKA	37,97
2.08	PRACOWNIA DZIAŁU DIB	8,62
2.09	KOMUNIKACJA, KLATKA SCHODOWA	20,31
2.11	SERWEROWNIA	6,22
2.12	POKÓJ BIUROWY	9,00
2.13	POKÓJ BIUROWY	14,84
2.14	GALERIA - ANTRESOLA	25,60
RAZEM:		212,16

układ TN-S samoczynne wyładowanie wyładowanie różnicowo-prądowe połączenia wyrównawcze

Opiekt: Centralne Muzeum Jenców Wojennych ul. Minorytów 3; 45-017 Opole dz.nr 109/2 k.m.44		Brano: ELEKTRYCZNA
Temat: Plan instalacji elektrycznej PIĘTRO		Skala: 1:100
Projektant: mgr inż. Hubert Wołoska upr.bud.128/82/op.16/84/op	Data: 10.2015	Strona: 3
Sprawdzający: mgr inż. Maciej Morzyk upr.bud. 094/0596/P00E/10	Nr-rzs: 3	